



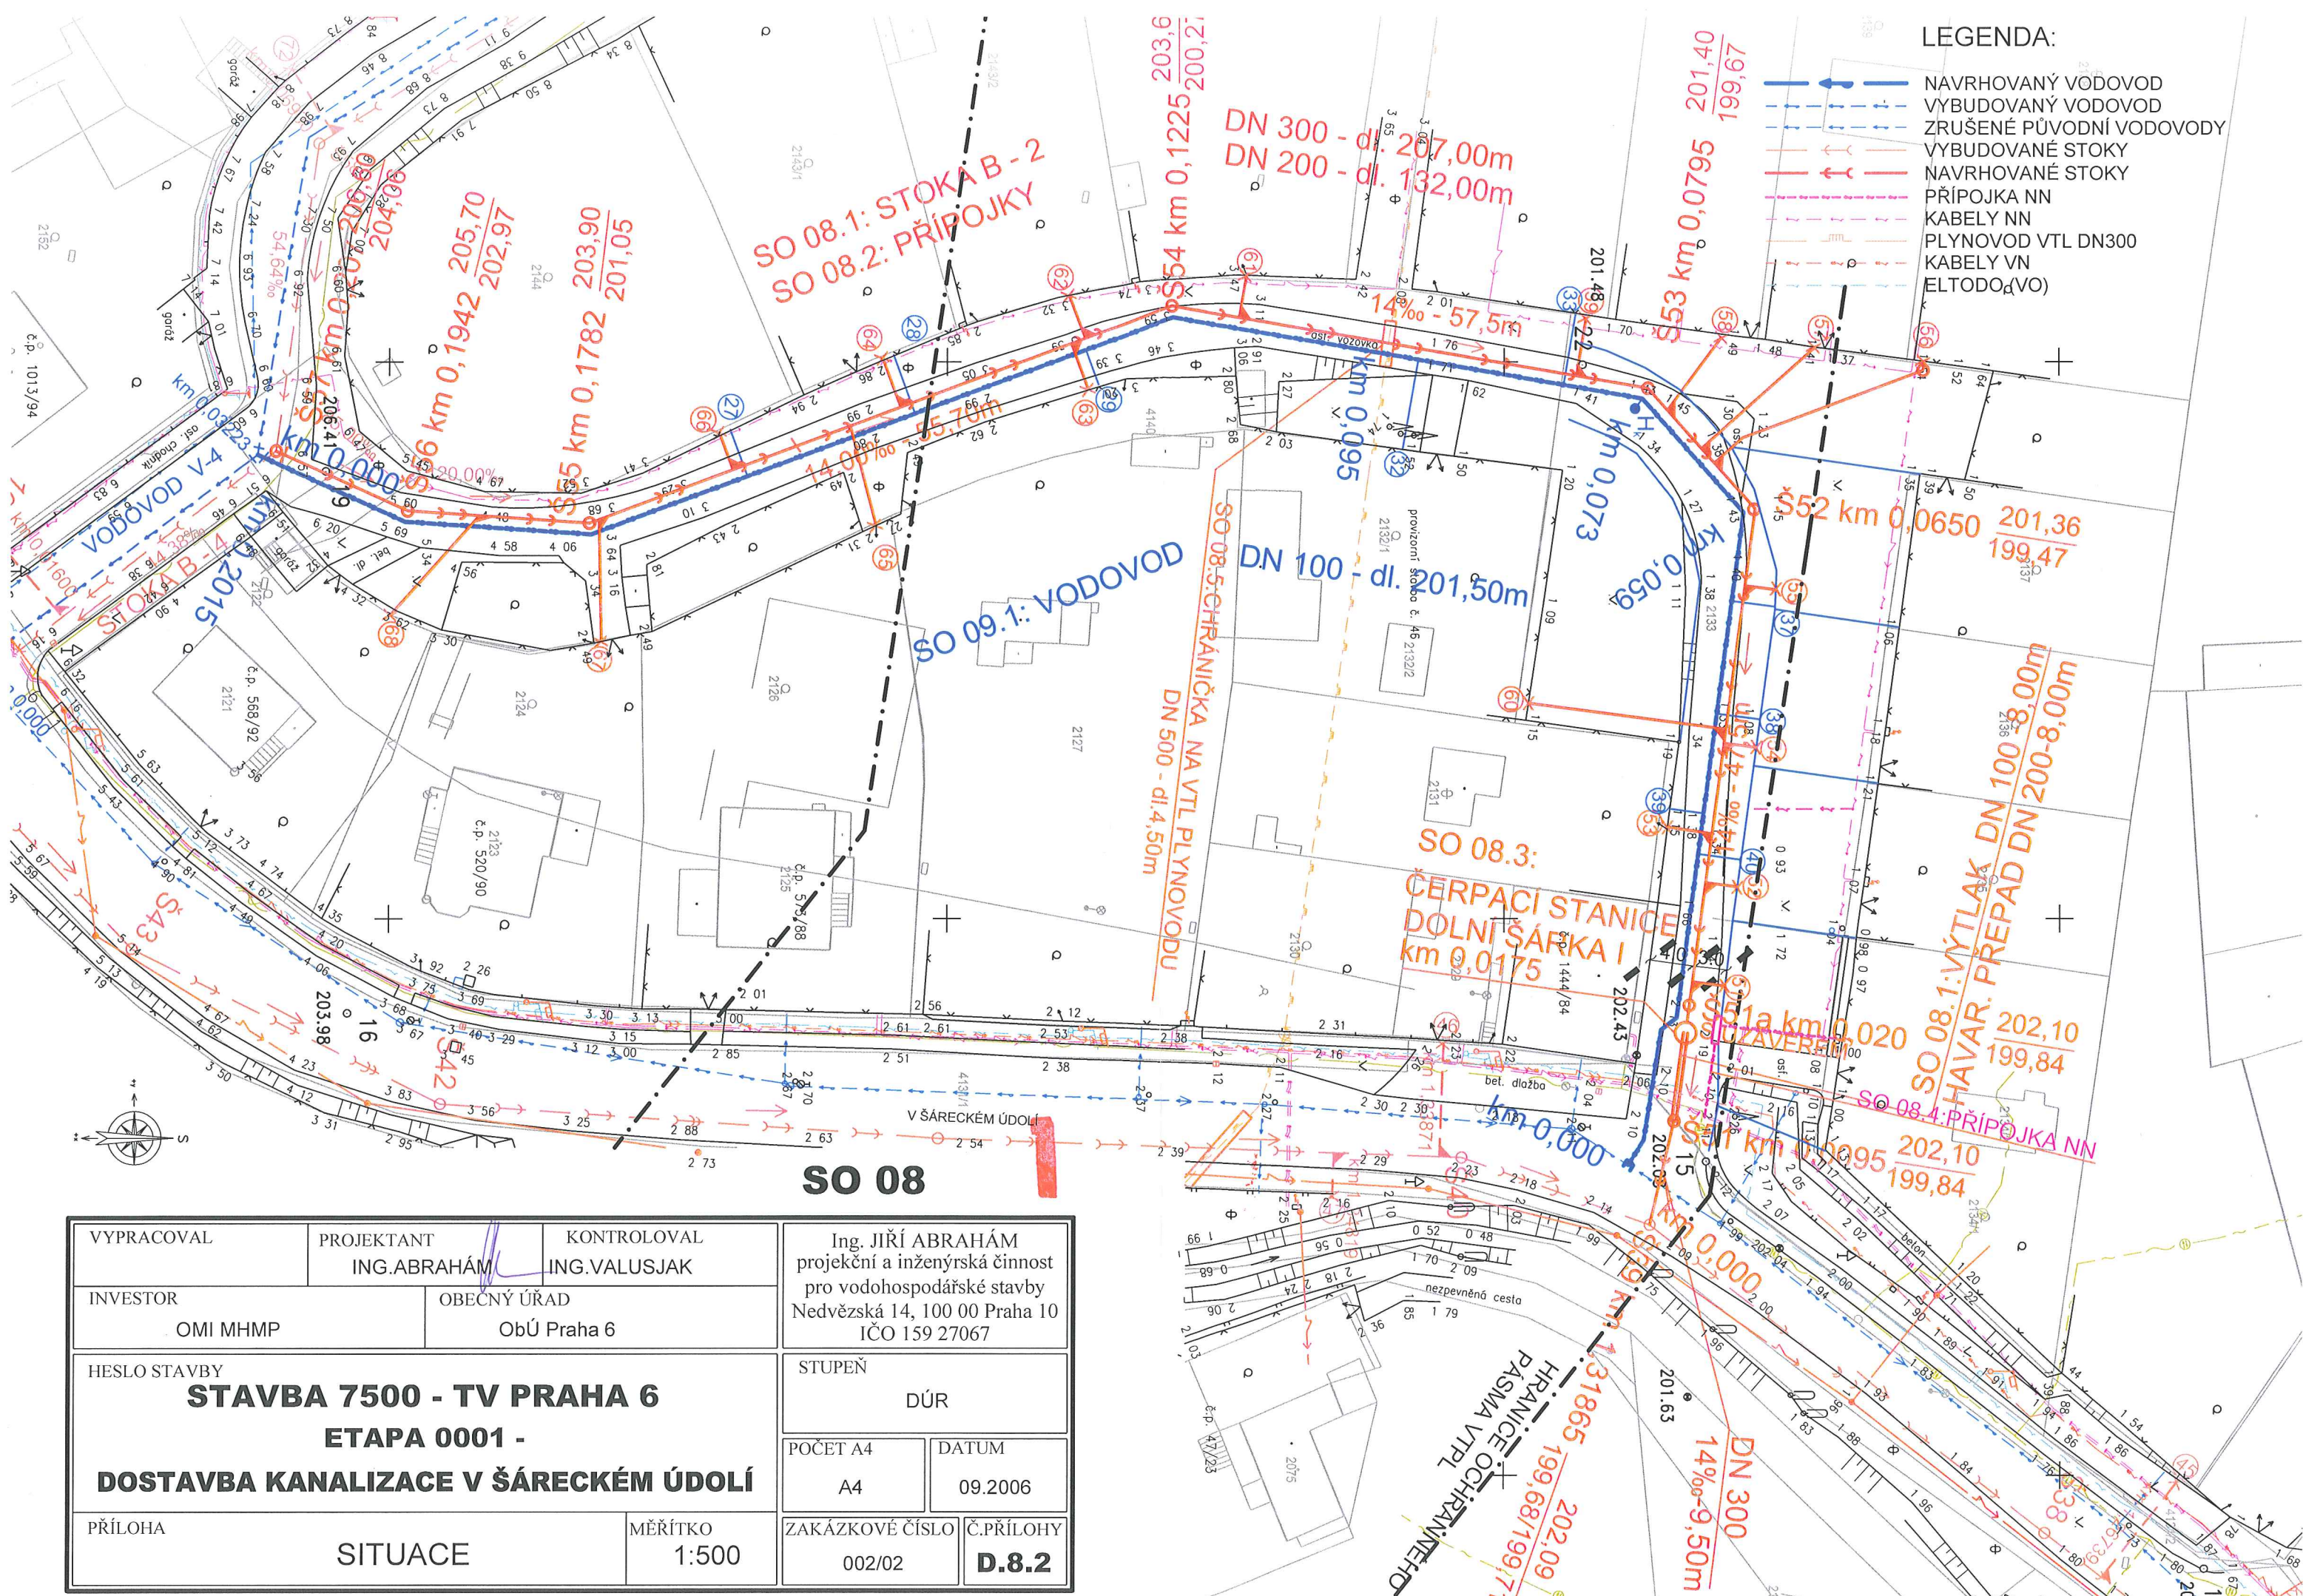

VYPRACOVAL		PROJEKTANT ING.ABRAHÁM	KONTROLOVAL ING.VALUSJAK	Ing. JIŘÍ ABRAHÁM projekční a inženýrská činnost pro vodohospodářské stavby Nedvěžská 14, 100 00 Praha 10 IČO 159 27067	
INVESTOR OMI MHMP			OBECNÝ ÚŘAD ObÚ Praha 6		
HESLO STAVBY STAVBA 7500 - TV PRAHA 6 ETAPA 0001 - DOSTAVBA KANALIZACE V ŠÁRECKÉM ÚDOLÍ				STUPĚŇ DÚR	
				POČET A4 A4	
				DATUM 09.2006	
PŘÍLOHA SITUACE			MĚŘÍTKO 1:500		ZAKÁZKOVÉ ČÍSLO 002/02
					Č.PŘÍLOHY D.8.2

LEGENDA:

- NAVRHOVANÝ VODOVOD
- VYBUDOVANÝ VODOVOD
- ZRUŠENÉ PŮVODNÍ VODOVODY
- VYBUDOVANÉ STOKY
- NAVRHOVANÉ STOKY
- PŘÍPOJKA NN
- KABELY NN
- PLYNOVOD VTL DN300
- KABELY VN
- ELTODOD(VO)

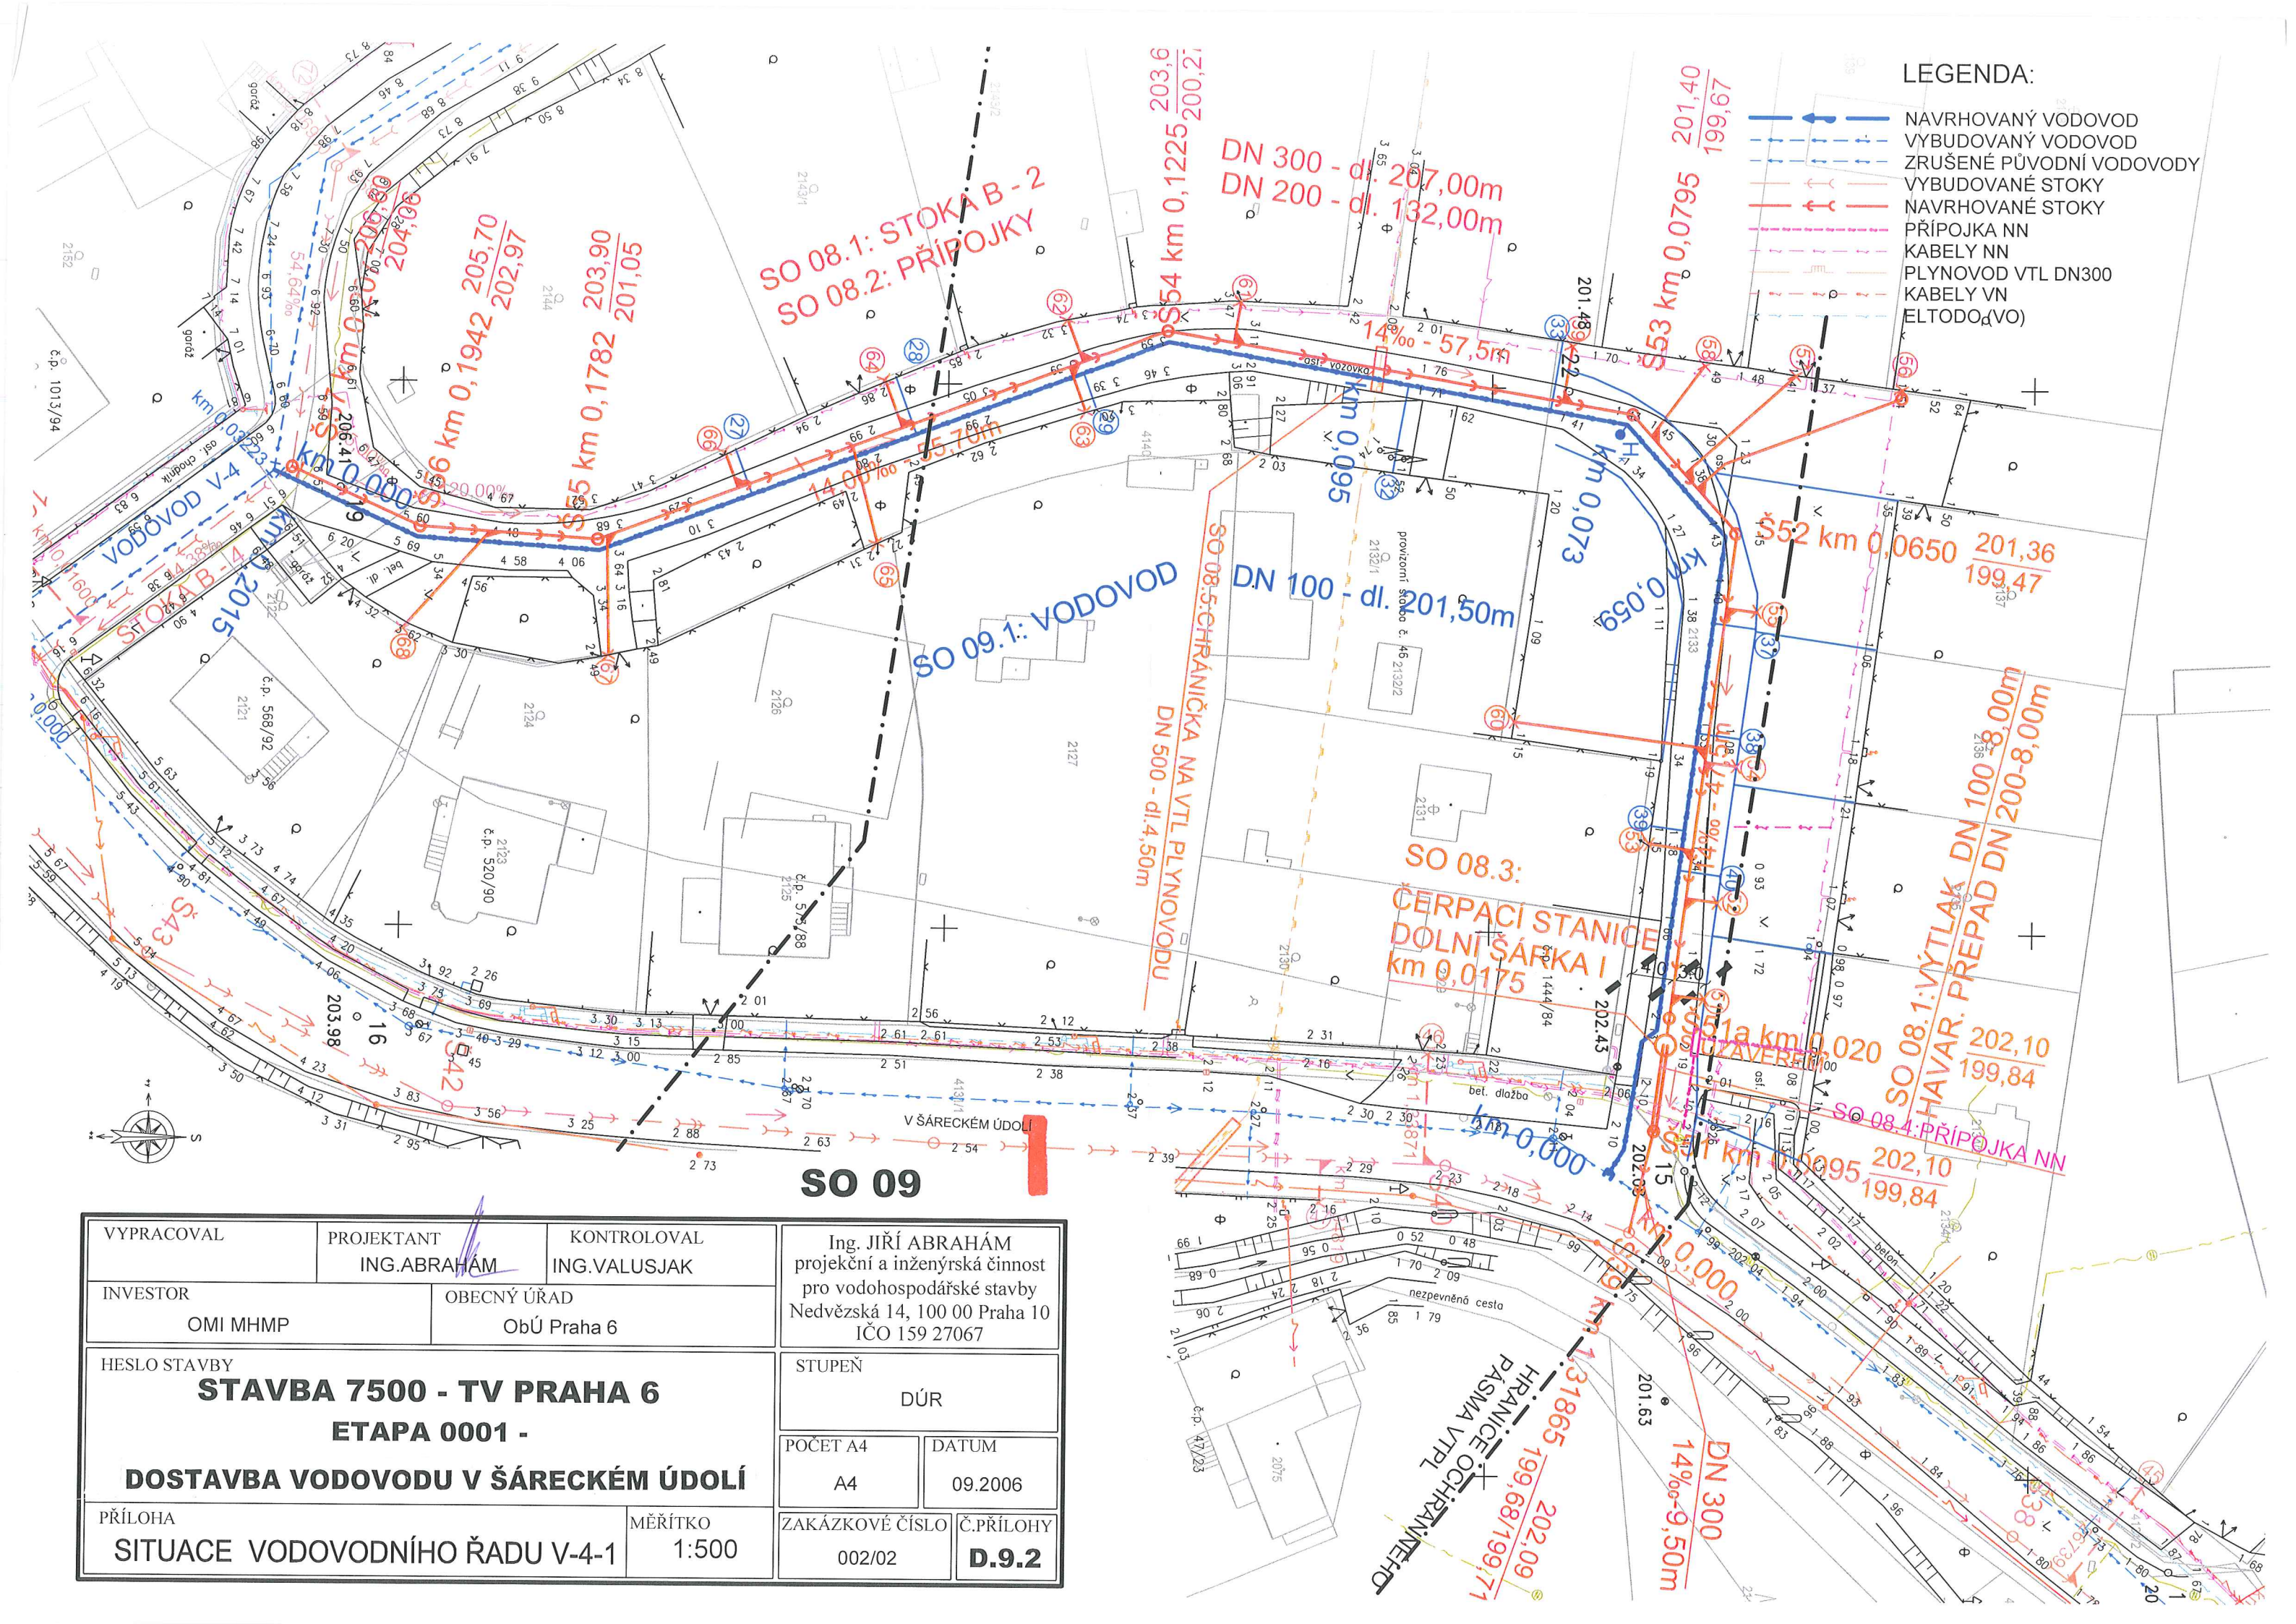

VYPRACOVAL	PROJEKTANT	KONTROLOVAL	Ing. JIŘÍ ABRAHÁM projekční a inženýrská činnost pro vodohospodářské stavby Nedvěžská 14, 100 00 Praha 10 IČO 159 27067	
INVESTOR	ING.ABRAHÁM	ING.VALUSJAK		
OMI MHMP	OBCENÝ ÚŘAD	ObÚ Praha 6	STUPEŇ	
HESLO STAVBY			DÚR	
STAVBA 7500 - TV PRAHA 6			POČET A4	
ETAPA 0001 -			A4	
DOSTAVBA VODOVODU V ŠÁRECKÉM ÚDOLÍ			DATUM	
PŘÍLOHA			09.2006	
SITUACE VODOVODNÍHO ŘADU V-4-1			ZAKÁZKOVÉ ČÍSLO	
MĚŘÍTKO			002/02	
1:500			Č.PŘÍLOHY	
			D.9.2	

